


Tento situační výkres je součástí
 územního rozhodnutí č.: 144/2014
 ze dne: 27.9.2014
 č.j.: 143044/2014/zh-14



Hl. projektant: Ing.Z.Pytelka	Projektant: Ing.Z.Havlín	Projektant – specialista: T.Vítů	INGAS PRAHA spol. s r.o. Litevská 8/1174 100 00 Praha 10	
Stavba: SPLAŠKOVÁ KANALIZACE A ČOV V OBCI ŽIŽICE 4. STAVBA – OSLUCHOV			Stupeň: ZMĚNA ÚR	
Investor: OBEC ŽIŽICE			Datum: 06/2017	Měřítko: 1:5000
Název: CELKOVÁ SITUACE			Zakázka: D.3-003/2007	Č.výkresu: C.1

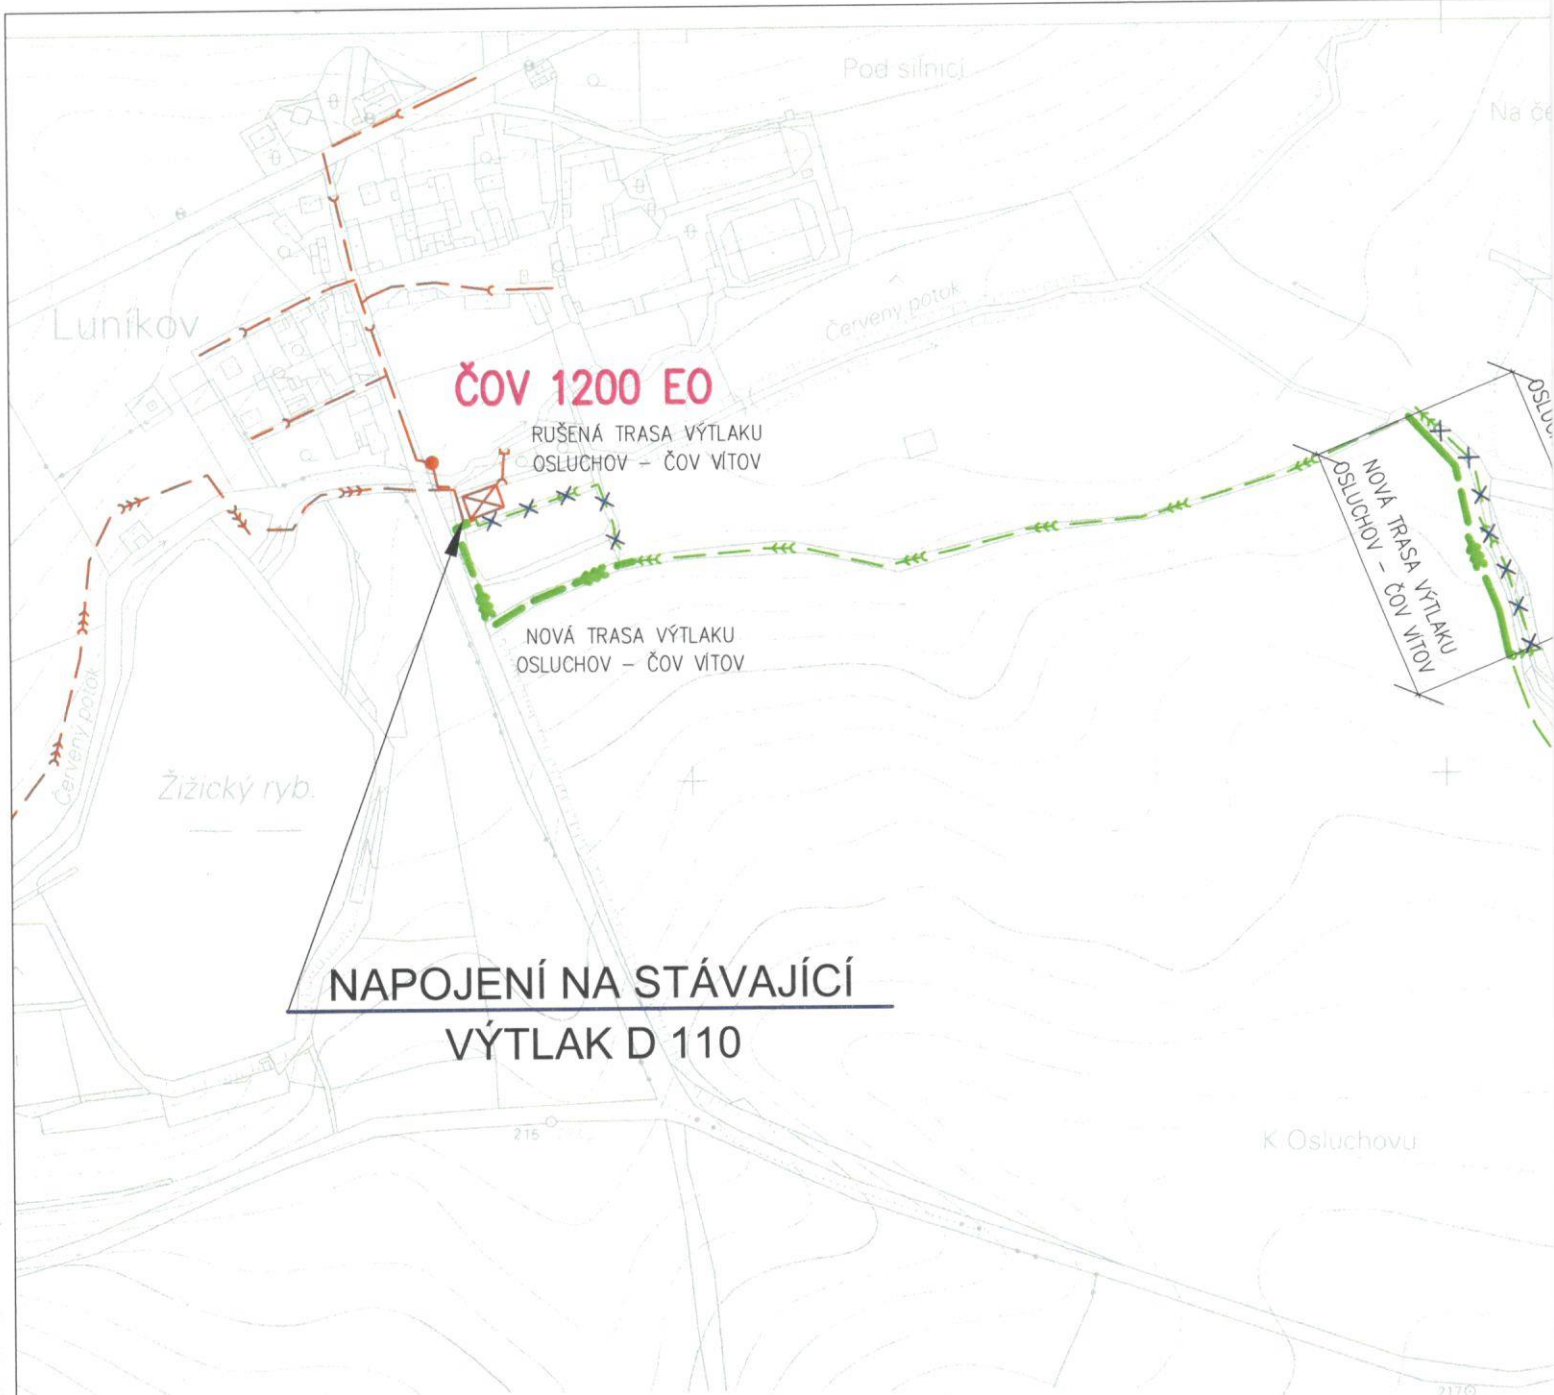

**NAPOJENÍ NA STÁVAJÍCÍ
VÝTLAK D 110**

Legenda:

-  NOVÁ TRASA GRAVITAČNÍ STOKY – ZMĚNA ÚR
-  NOVÁ TRASA VÝTLAKU – ZMĚNA ÚR
-  GRAVITAČNÍ KANALIZACE / STOKA DLE DUR
-  TLAKOVÁ KANALIZACE / VÝTLAK DLE DUR
-  **ČS** ČERPACÍ STANICE / DLE DUR
-  GRAVITAČNÍ KANALIZACE – stávající
-  TLAKOVÁ KANALIZACE / VÝTLAK – stávající
-  ČERPACÍ STANICE – stávající
-  **ČOV** ČISTÍRNA ODPADNÍCH VOD – stávající